

長岡ニュータウン運動公園整備概要平面図【暗渠工】


S=1:1,000 (A1)
S=1:2,000 (A3)

長岡市陽光台5丁目地内

別紙 7

名 称	数 量	単 位	備 考
CSB 300	79.7	m	
HP φ900	86.3	m	
HP φ800	166.8	m	
HP φ700	299.7	m	
HP φ600	78.3	m	
VU φ500	160.0	m	
VU φ450	60.0	m	
VU φ400	219.8	m	
VU φ300	219.2	m	
VU φ200	223.5	m	
VU φ150	13.8	m	
マンホール	35.0	箇所	

名 称	数 量	単 位	備 考
ソフトボール場			
幹線暗渠管(集束管φ150)	553.2	m	
枝線暗渠管(集束管φ100)	2,072.0	m	
サッカー場			
幹線暗渠管φ150(高密度ポリレン管)	1,006.8	m	1面 L=503.4m
枝線暗渠材(板状排水材 W=300)	6,312.8	m	1面 L=3,156.4m
多目的芝生広場			
幹線暗渠管(板状集束管φ150)	169.6	m	
枝線暗渠管(板状集束管φ100)	673.6	m	

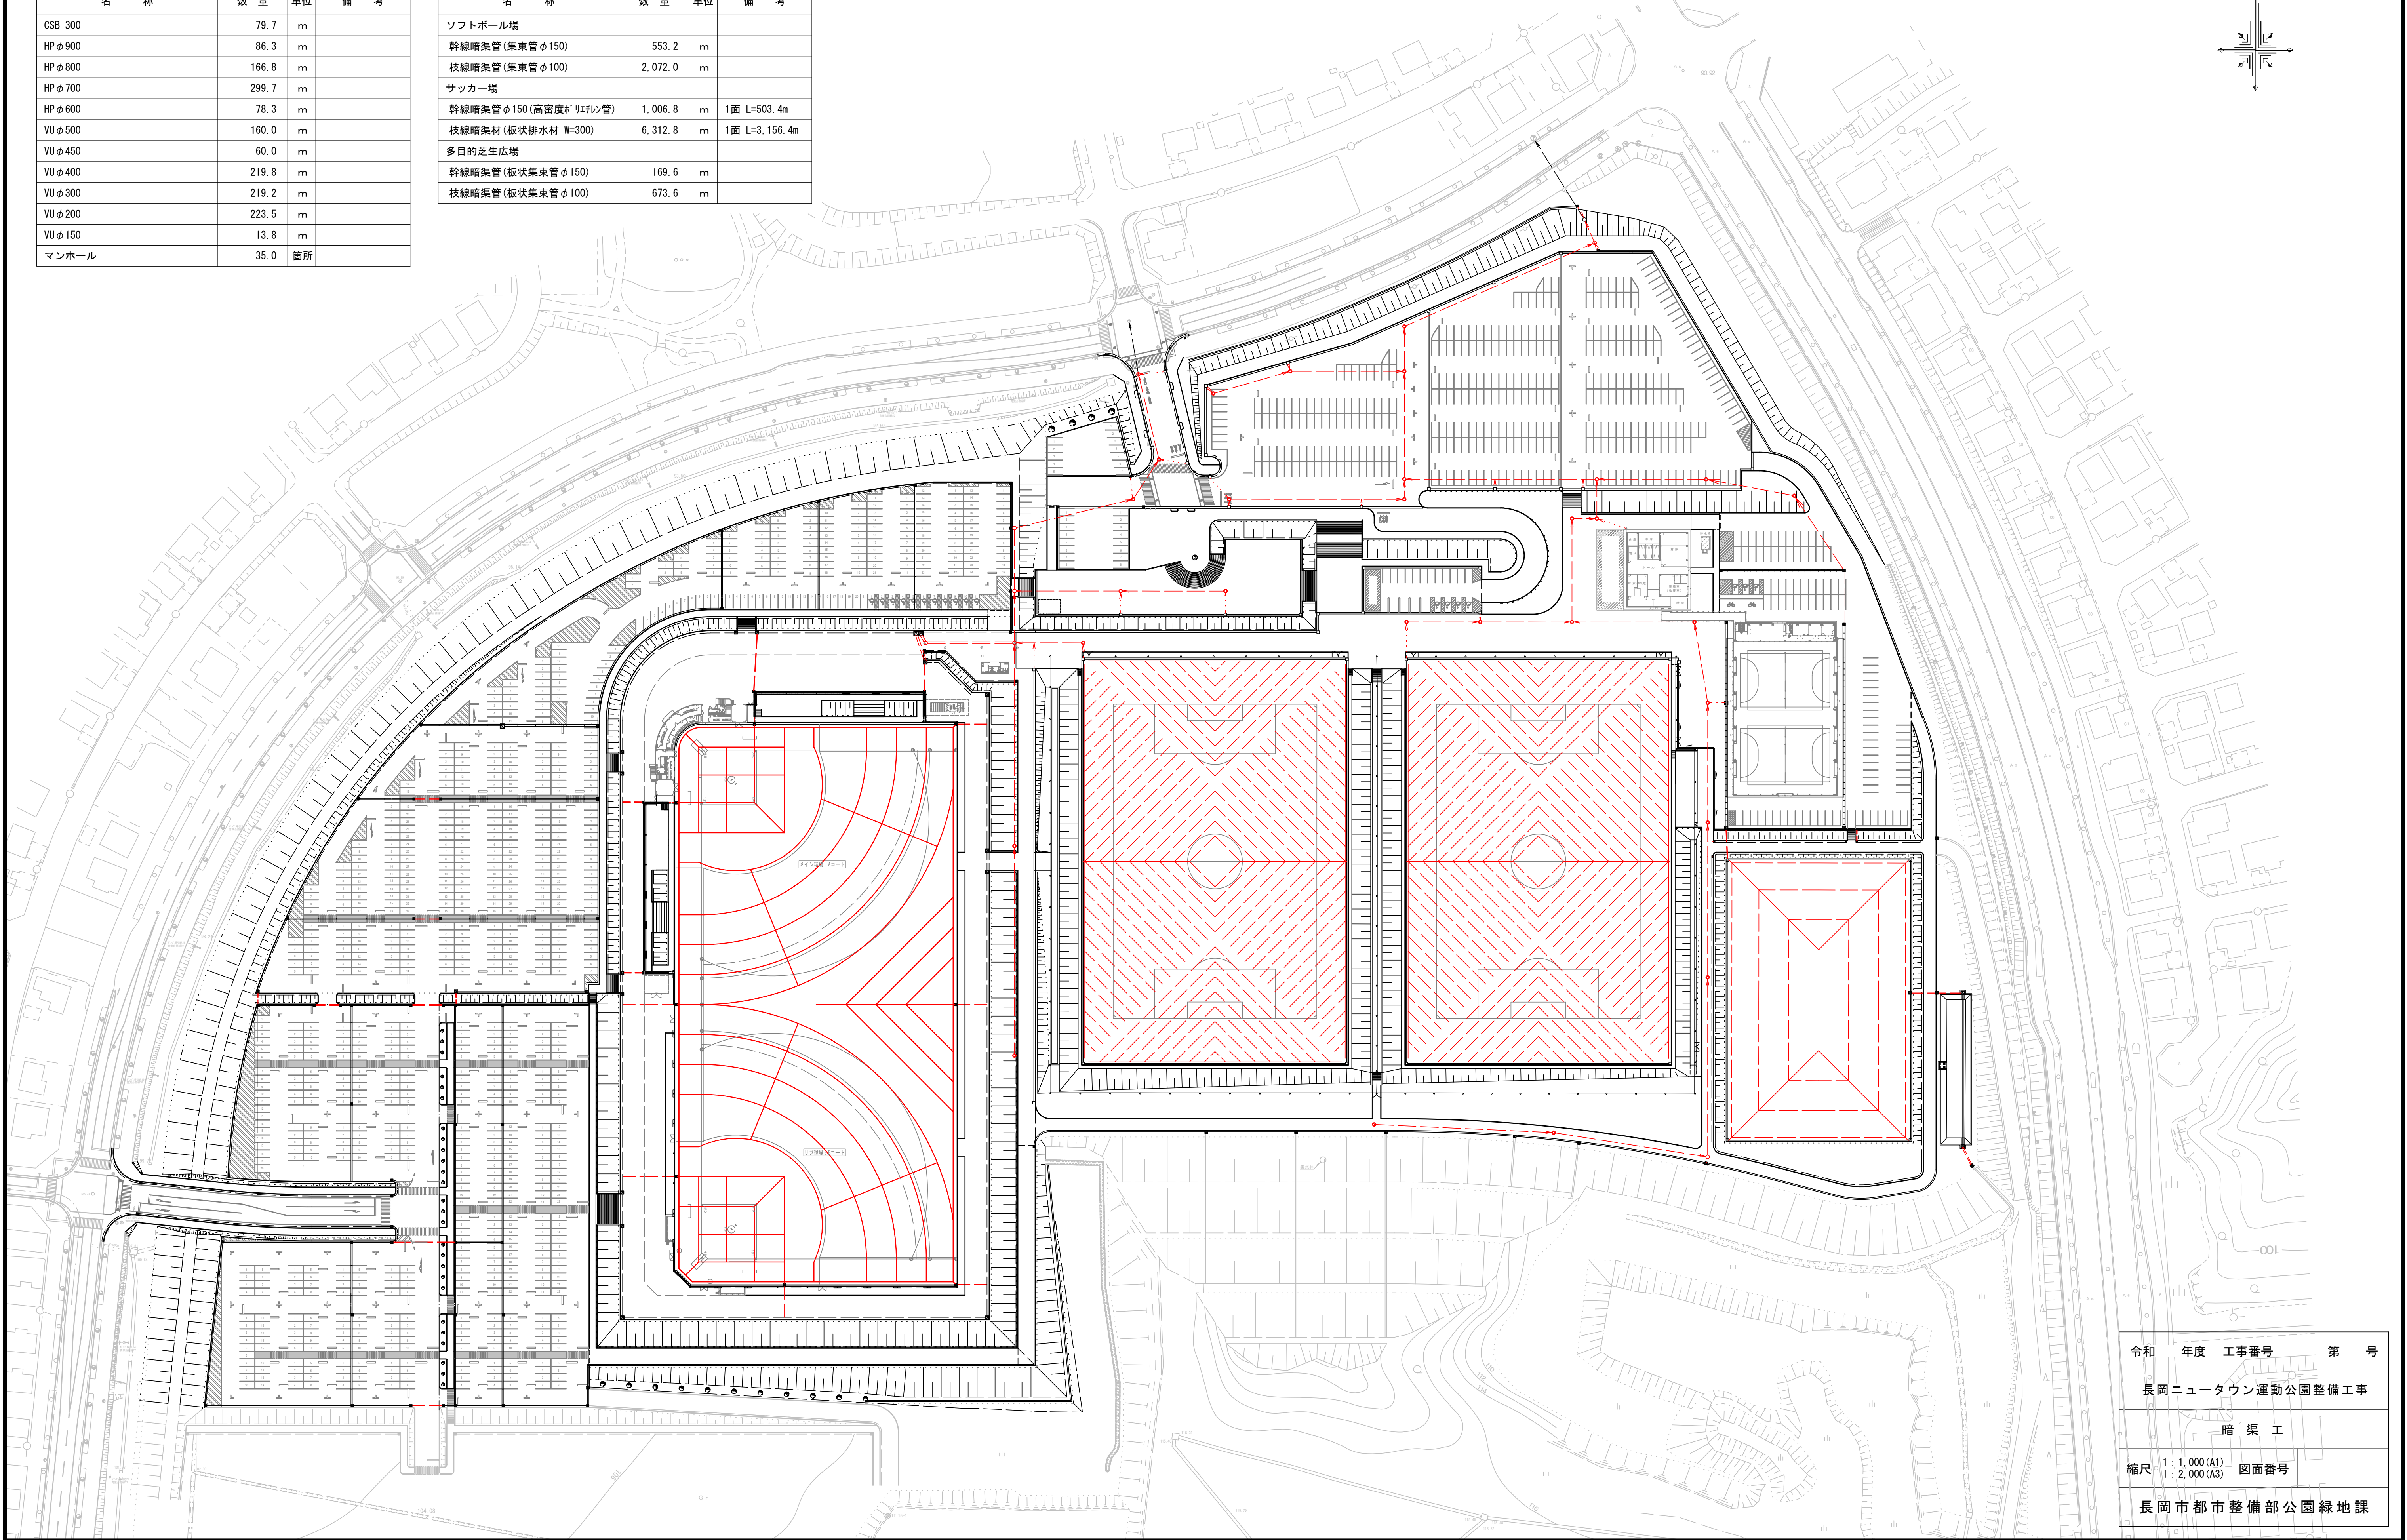

令和	年度	工事番号	第 号
長岡ニュータウン運動公園整備工事			
暗 渠 工			
縮尺	1:1,000 (A1) 1:2,000 (A3)	図面番号	
長岡市都市整備部公園緑地課			