
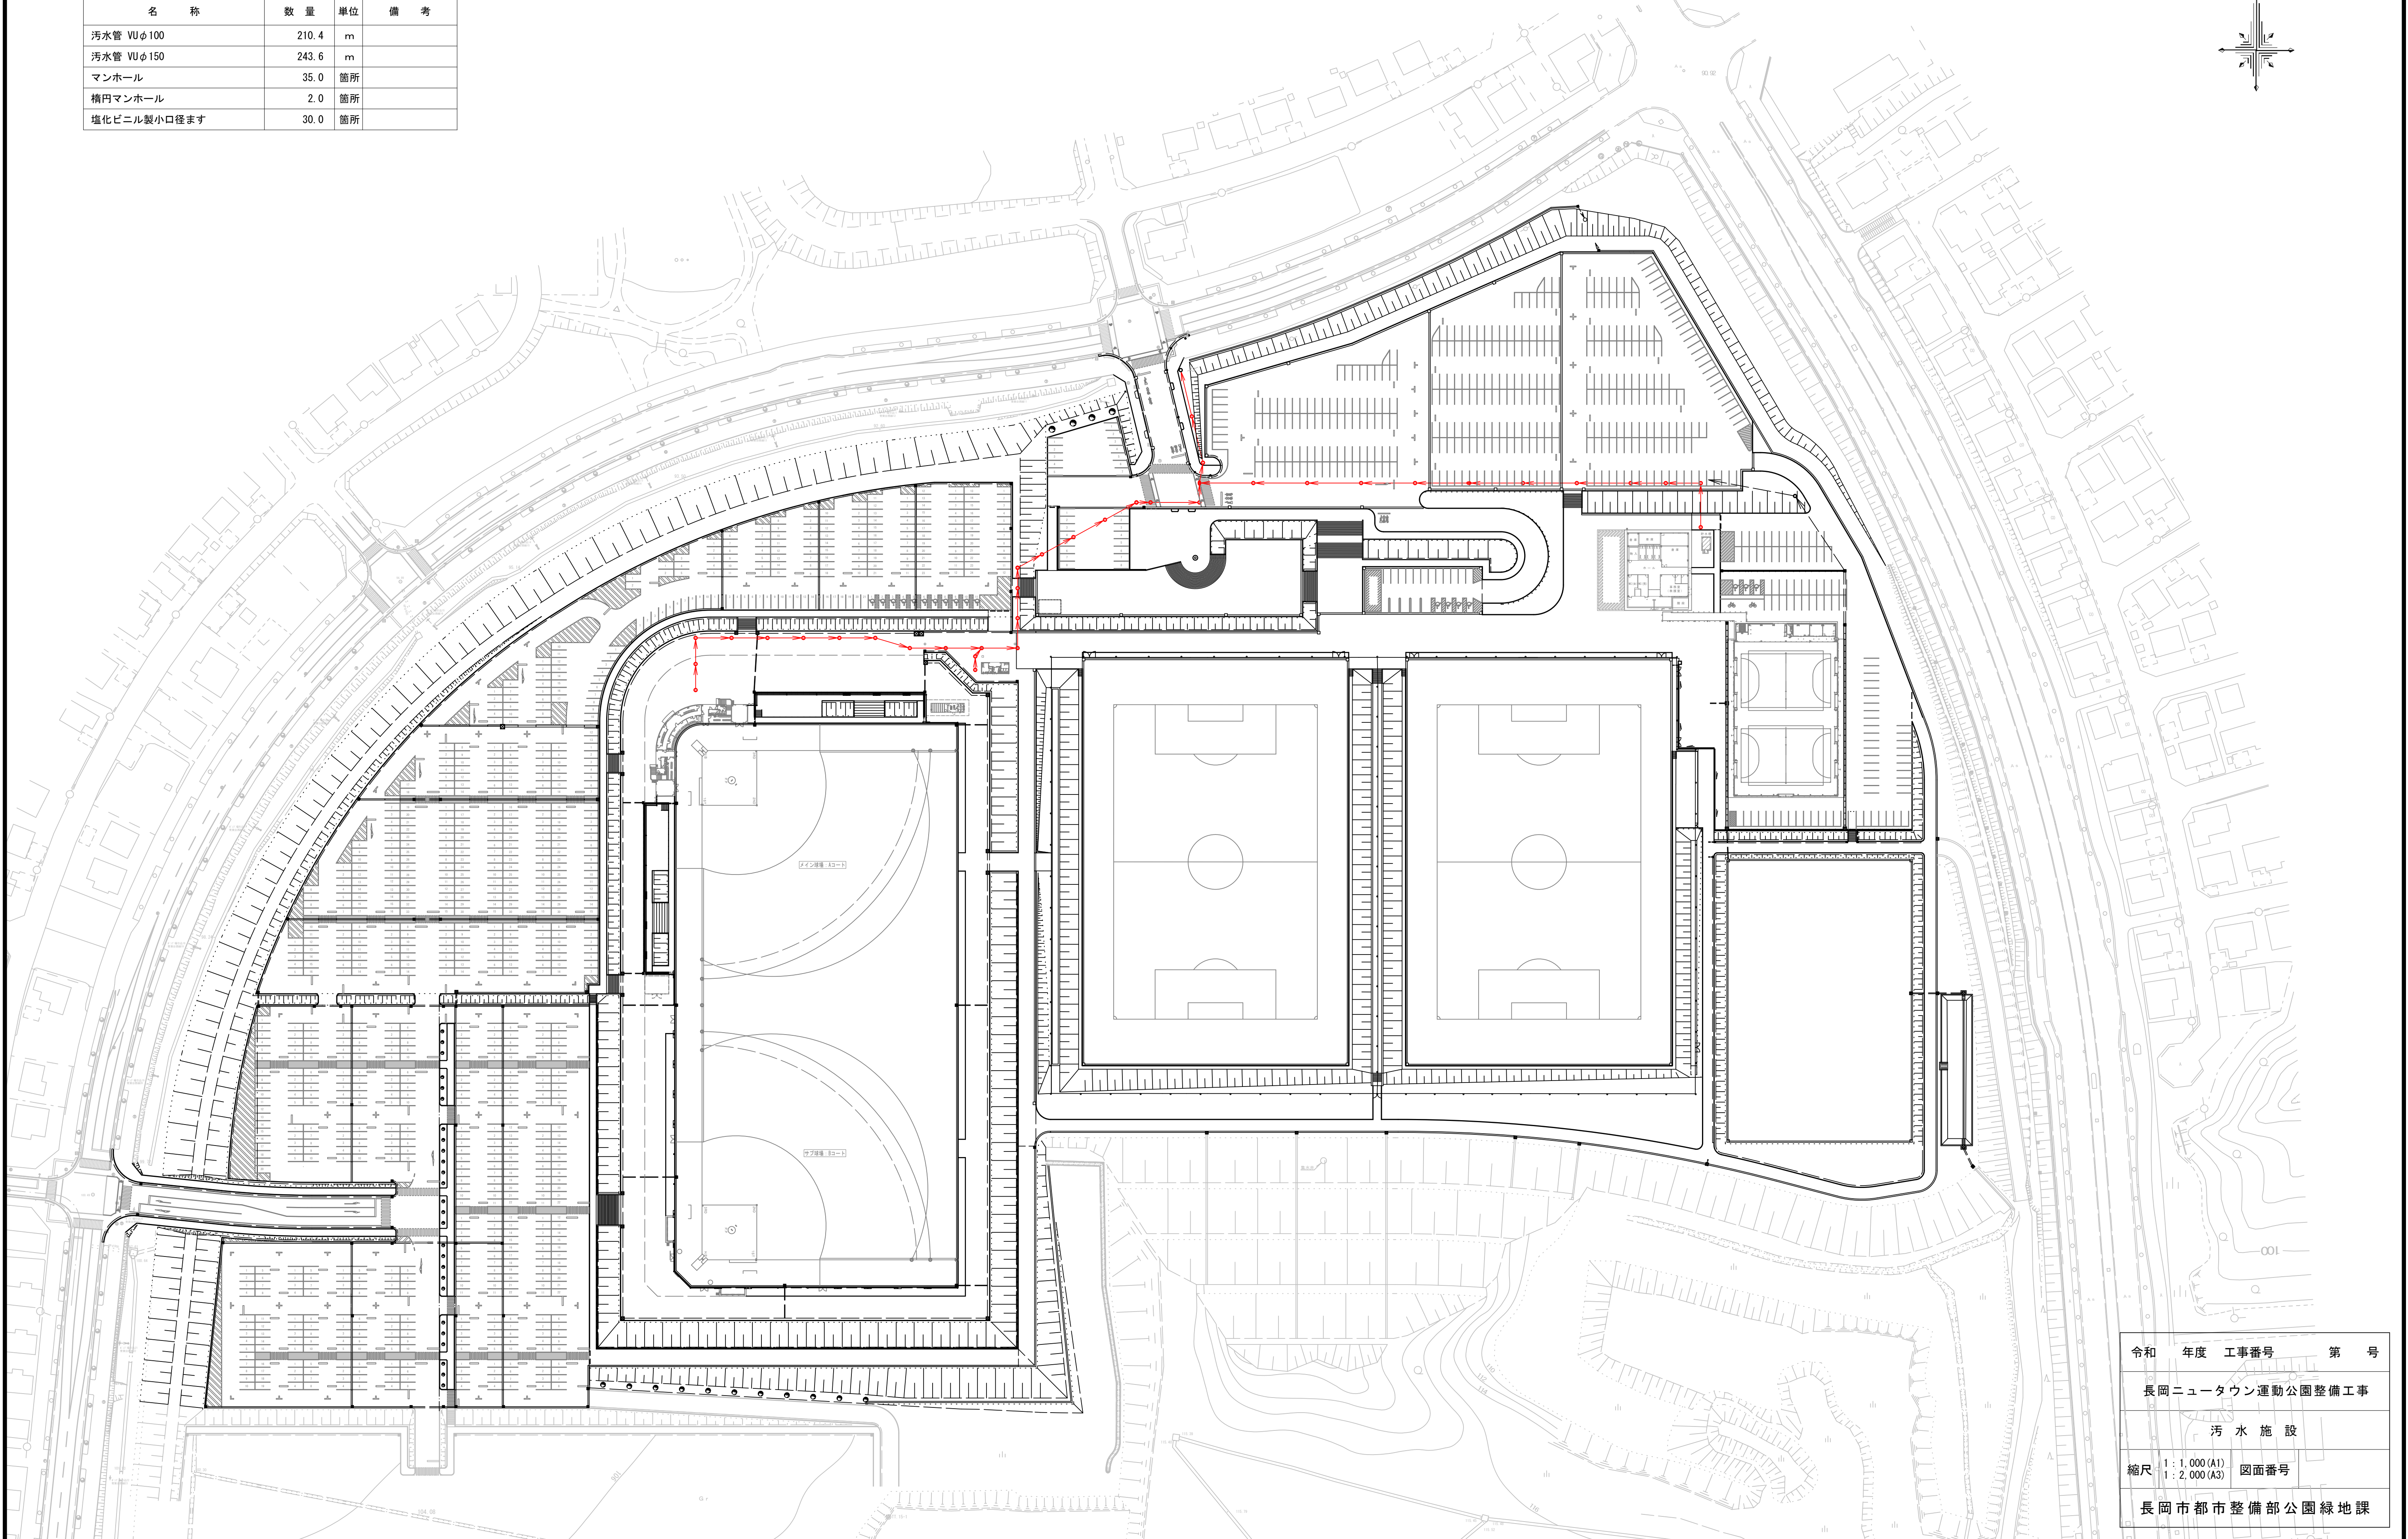


長岡ニュータウン運動公園整備概要平面図【汚水施設】  
S=1:1,000 (A1)  
S=1:2,000 (A3)

長岡市陽光台5丁目地内

名 称	数 量	単 位	備 考
汚水管 VUφ100	210.4	m	
汚水管 VUφ150	243.6	m	
マンホール	35.0	箇所	
楕円マンホール	2.0	箇所	
塩化ビニル製小口径ます	30.0	箇所	

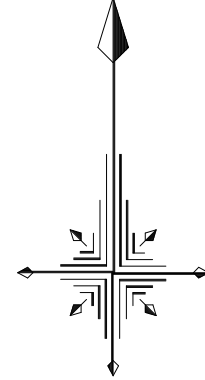

令和	年度	工事番号	第 号
長岡ニュータウン運動公園整備工事			
汚 水 施 設			
縮尺	1:1,000 (A1) 1:2,000 (A3)	図面番号	
長岡市都市整備部公園緑地課			