
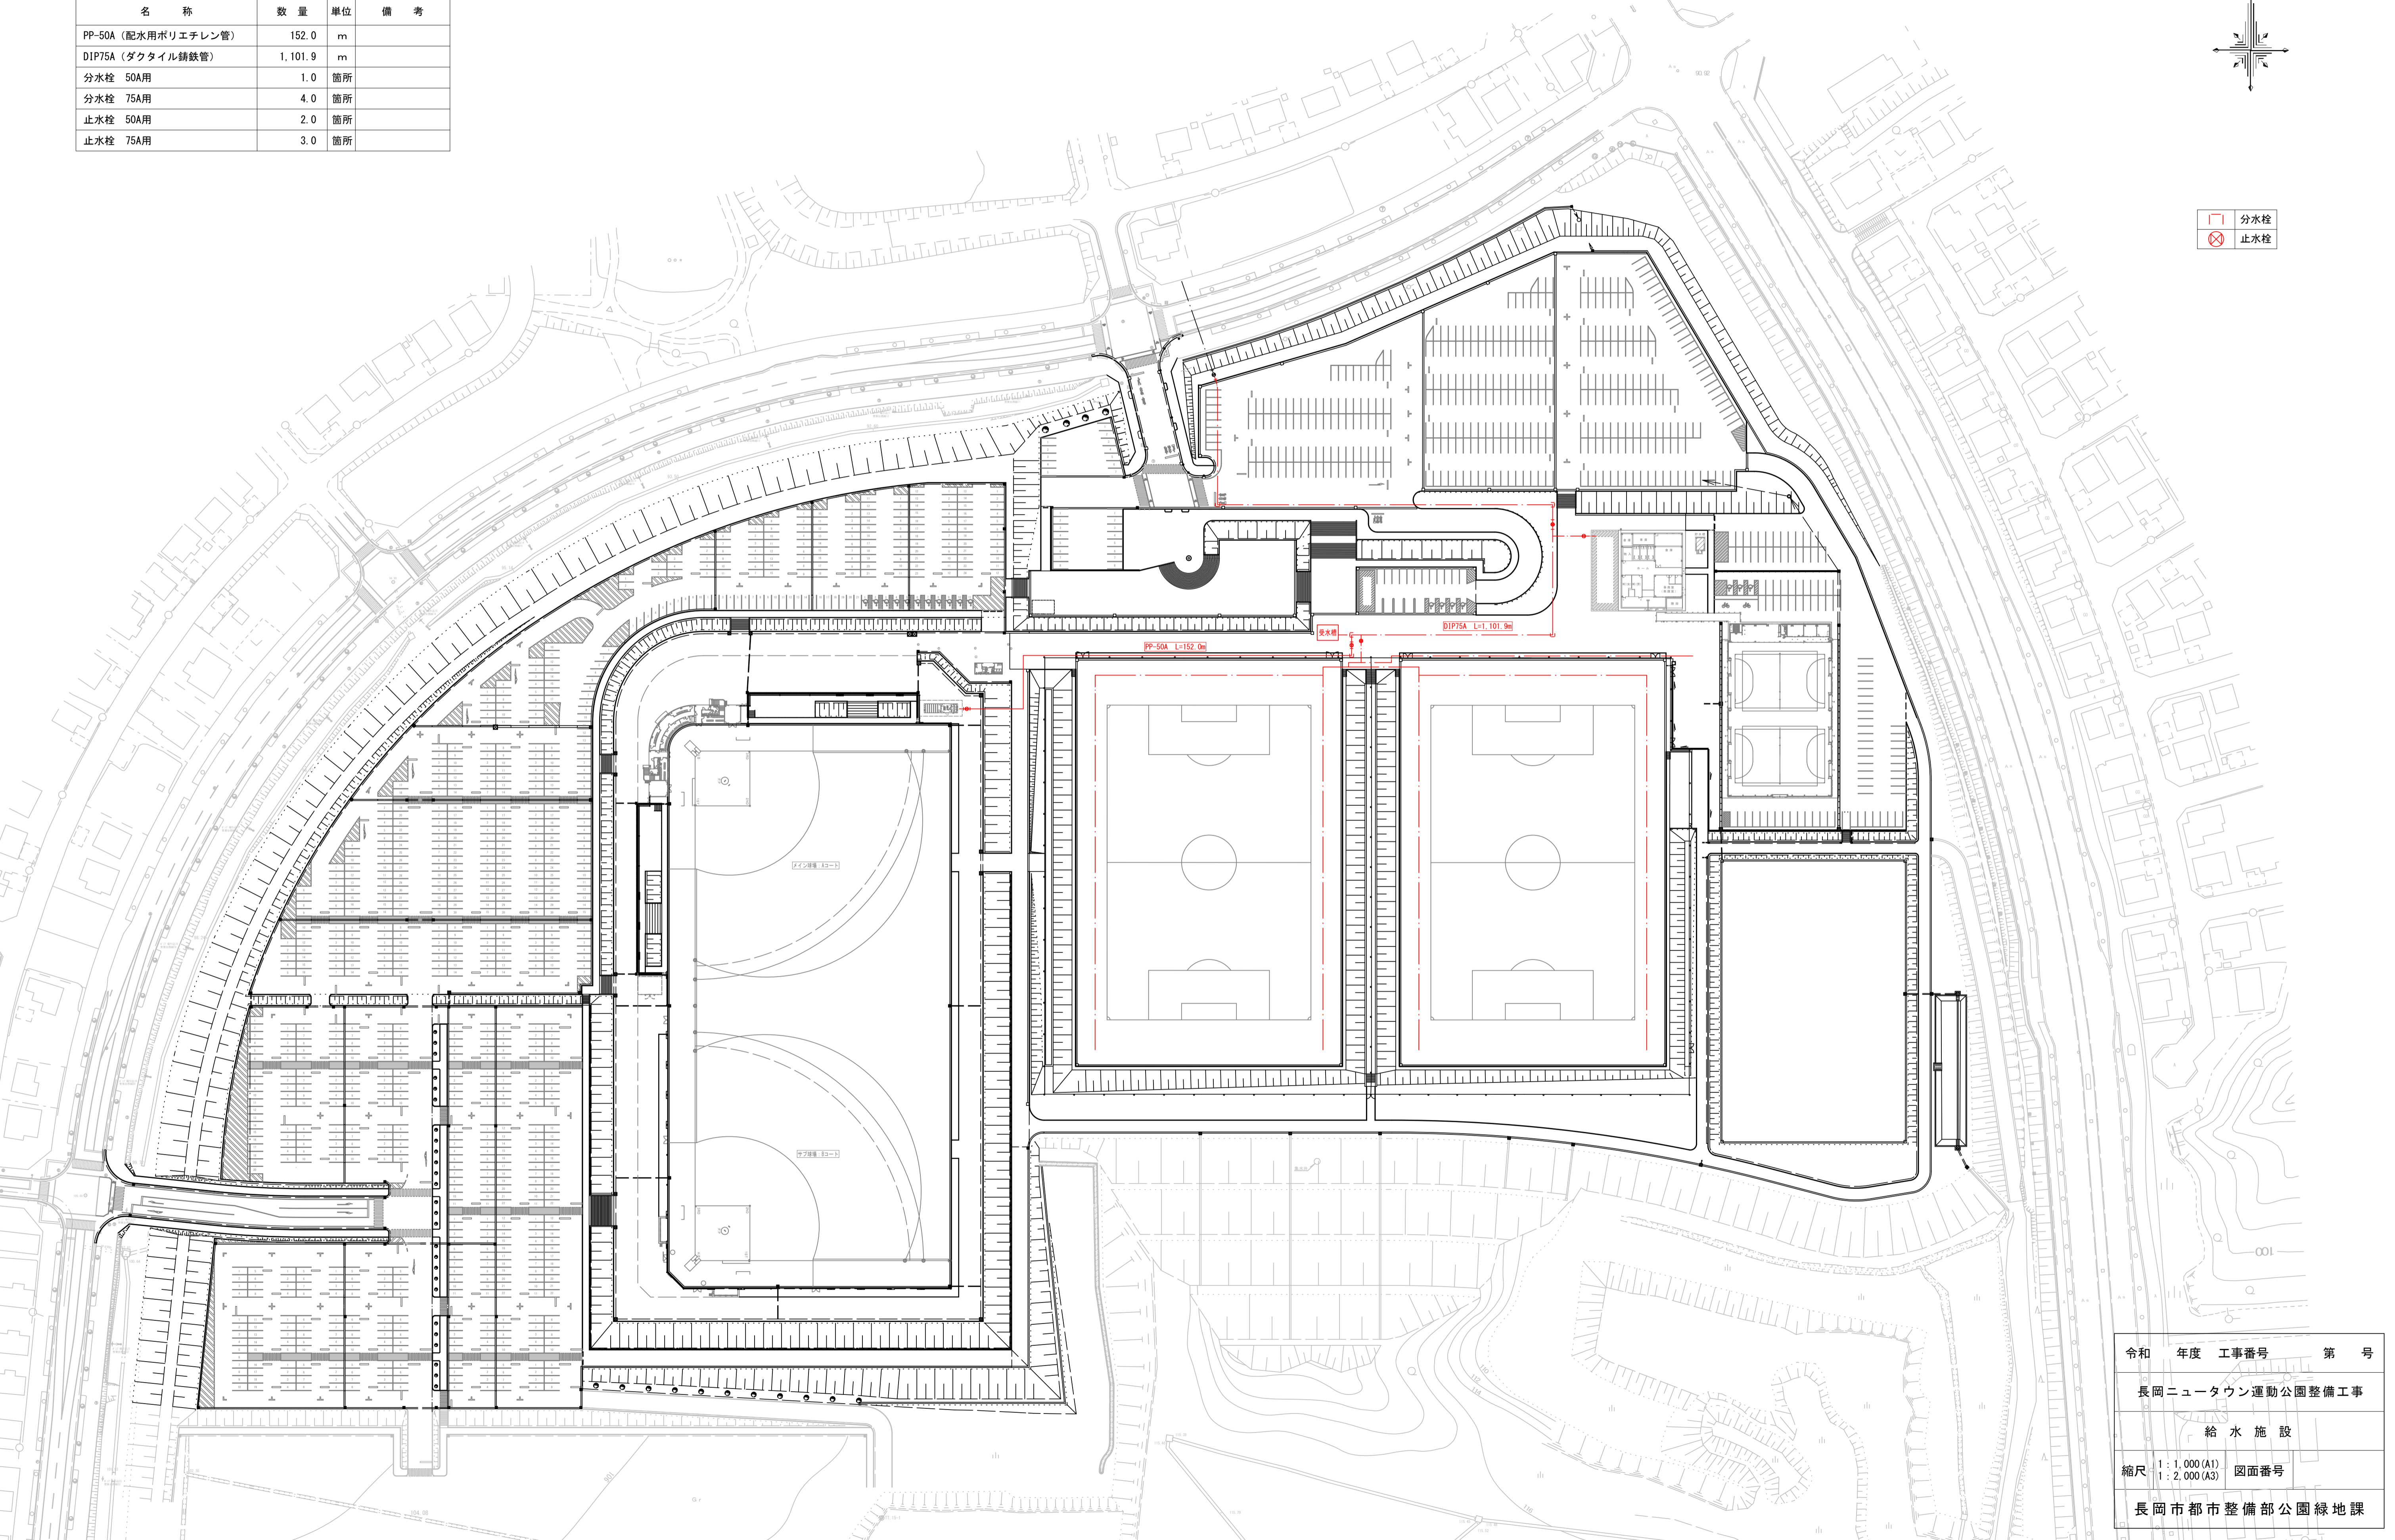


長岡ニュータウン運動公園整備概要平面図【給水施設】

S=1:1,000 (A1)
S=1:2,000 (A3)

長岡市陽光台5丁目地内

名 称	数 量	単 位	備 考
PP-50A (配水用ポリエチレン管)	152.0	m	
DIP75A (ダクタイル鋳鉄管)	1,101.9	m	
分水栓 50A用	1.0	箇所	
分水栓 75A用	4.0	箇所	
止水栓 50A用	2.0	箇所	
止水栓 75A用	3.0	箇所	

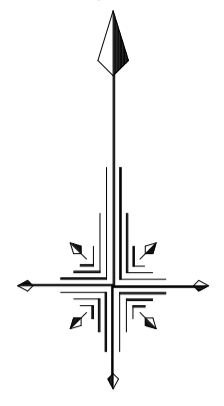

令和	年度	工事番号	第 号
長岡ニュータウン運動公園整備工事			
給 水 施 設			
縮尺	1:1,000 (A1) 1:2,000 (A3)	図面番号	
長岡市都市整備部公園緑地課			