

長岡ニュータウン運動公園整備概要平面図【電気設備】

S=1:1,000 (A1)
S=1:2,000 (A3)


別紙 8



長岡市陽光台5丁目地内

記号	名称	数量	単位
	園内照明柱 LED道路照明灯 水銀灯400形×250形 地上高8m 鋼管ポール(溶融亜鉛メッキ後塗装仕上げ)	6.0	基
	園内照明柱 LED街路灯 水銀灯200形 地上高5m 鋼管ポール(溶融亜鉛メッキ後塗装仕上げ)	2.0	基
	園内照明柱 MT180W×1灯 地上高8m 鋼管ポール(溶融亜鉛メッキ後塗装仕上げ)	5.0	基
	園内照明柱 MT180W + MT70W 地上高8m 鋼管ポール(溶融亜鉛メッキ後塗装仕上げ)	4.0	基
	園内照明柱	12.0	基
	サッカー場照明塔 MT1500W×12灯 地上高18m コンクリートポール	12.0	基
	ハンドホール 1200×1200×1100	26.0	箇所
	ハンドホール 900×900×900	71.0	箇所
	ハンドホール 600×600×900	27.0	箇所
	スコッチキャスト	4.0	箇所
	ソフトボール場照明塔分電盤 照明塔1本対応4灯	8.0	面
	ソフトボール場照明塔分電盤 照明塔2本対応4灯	7.0	面
	ソフトボール場照明塔分電盤 照明塔2本対応4灯 (外灯盤面帯共)	1.0	面
	サッカー場照明塔分電盤 (屋外防水共架形) SUS製塗装仕上	12.0	面
	外灯用分電盤	1.0	面
	キュービクル	2.0	箇所

名称	数量	単位
FEP30	5,673.9	m
FEP40	1,352.9	m
FEP50	2,353.1	m
FEP65	2,911.1	m
FEP80	621.2	m
FEP100	987.8	m

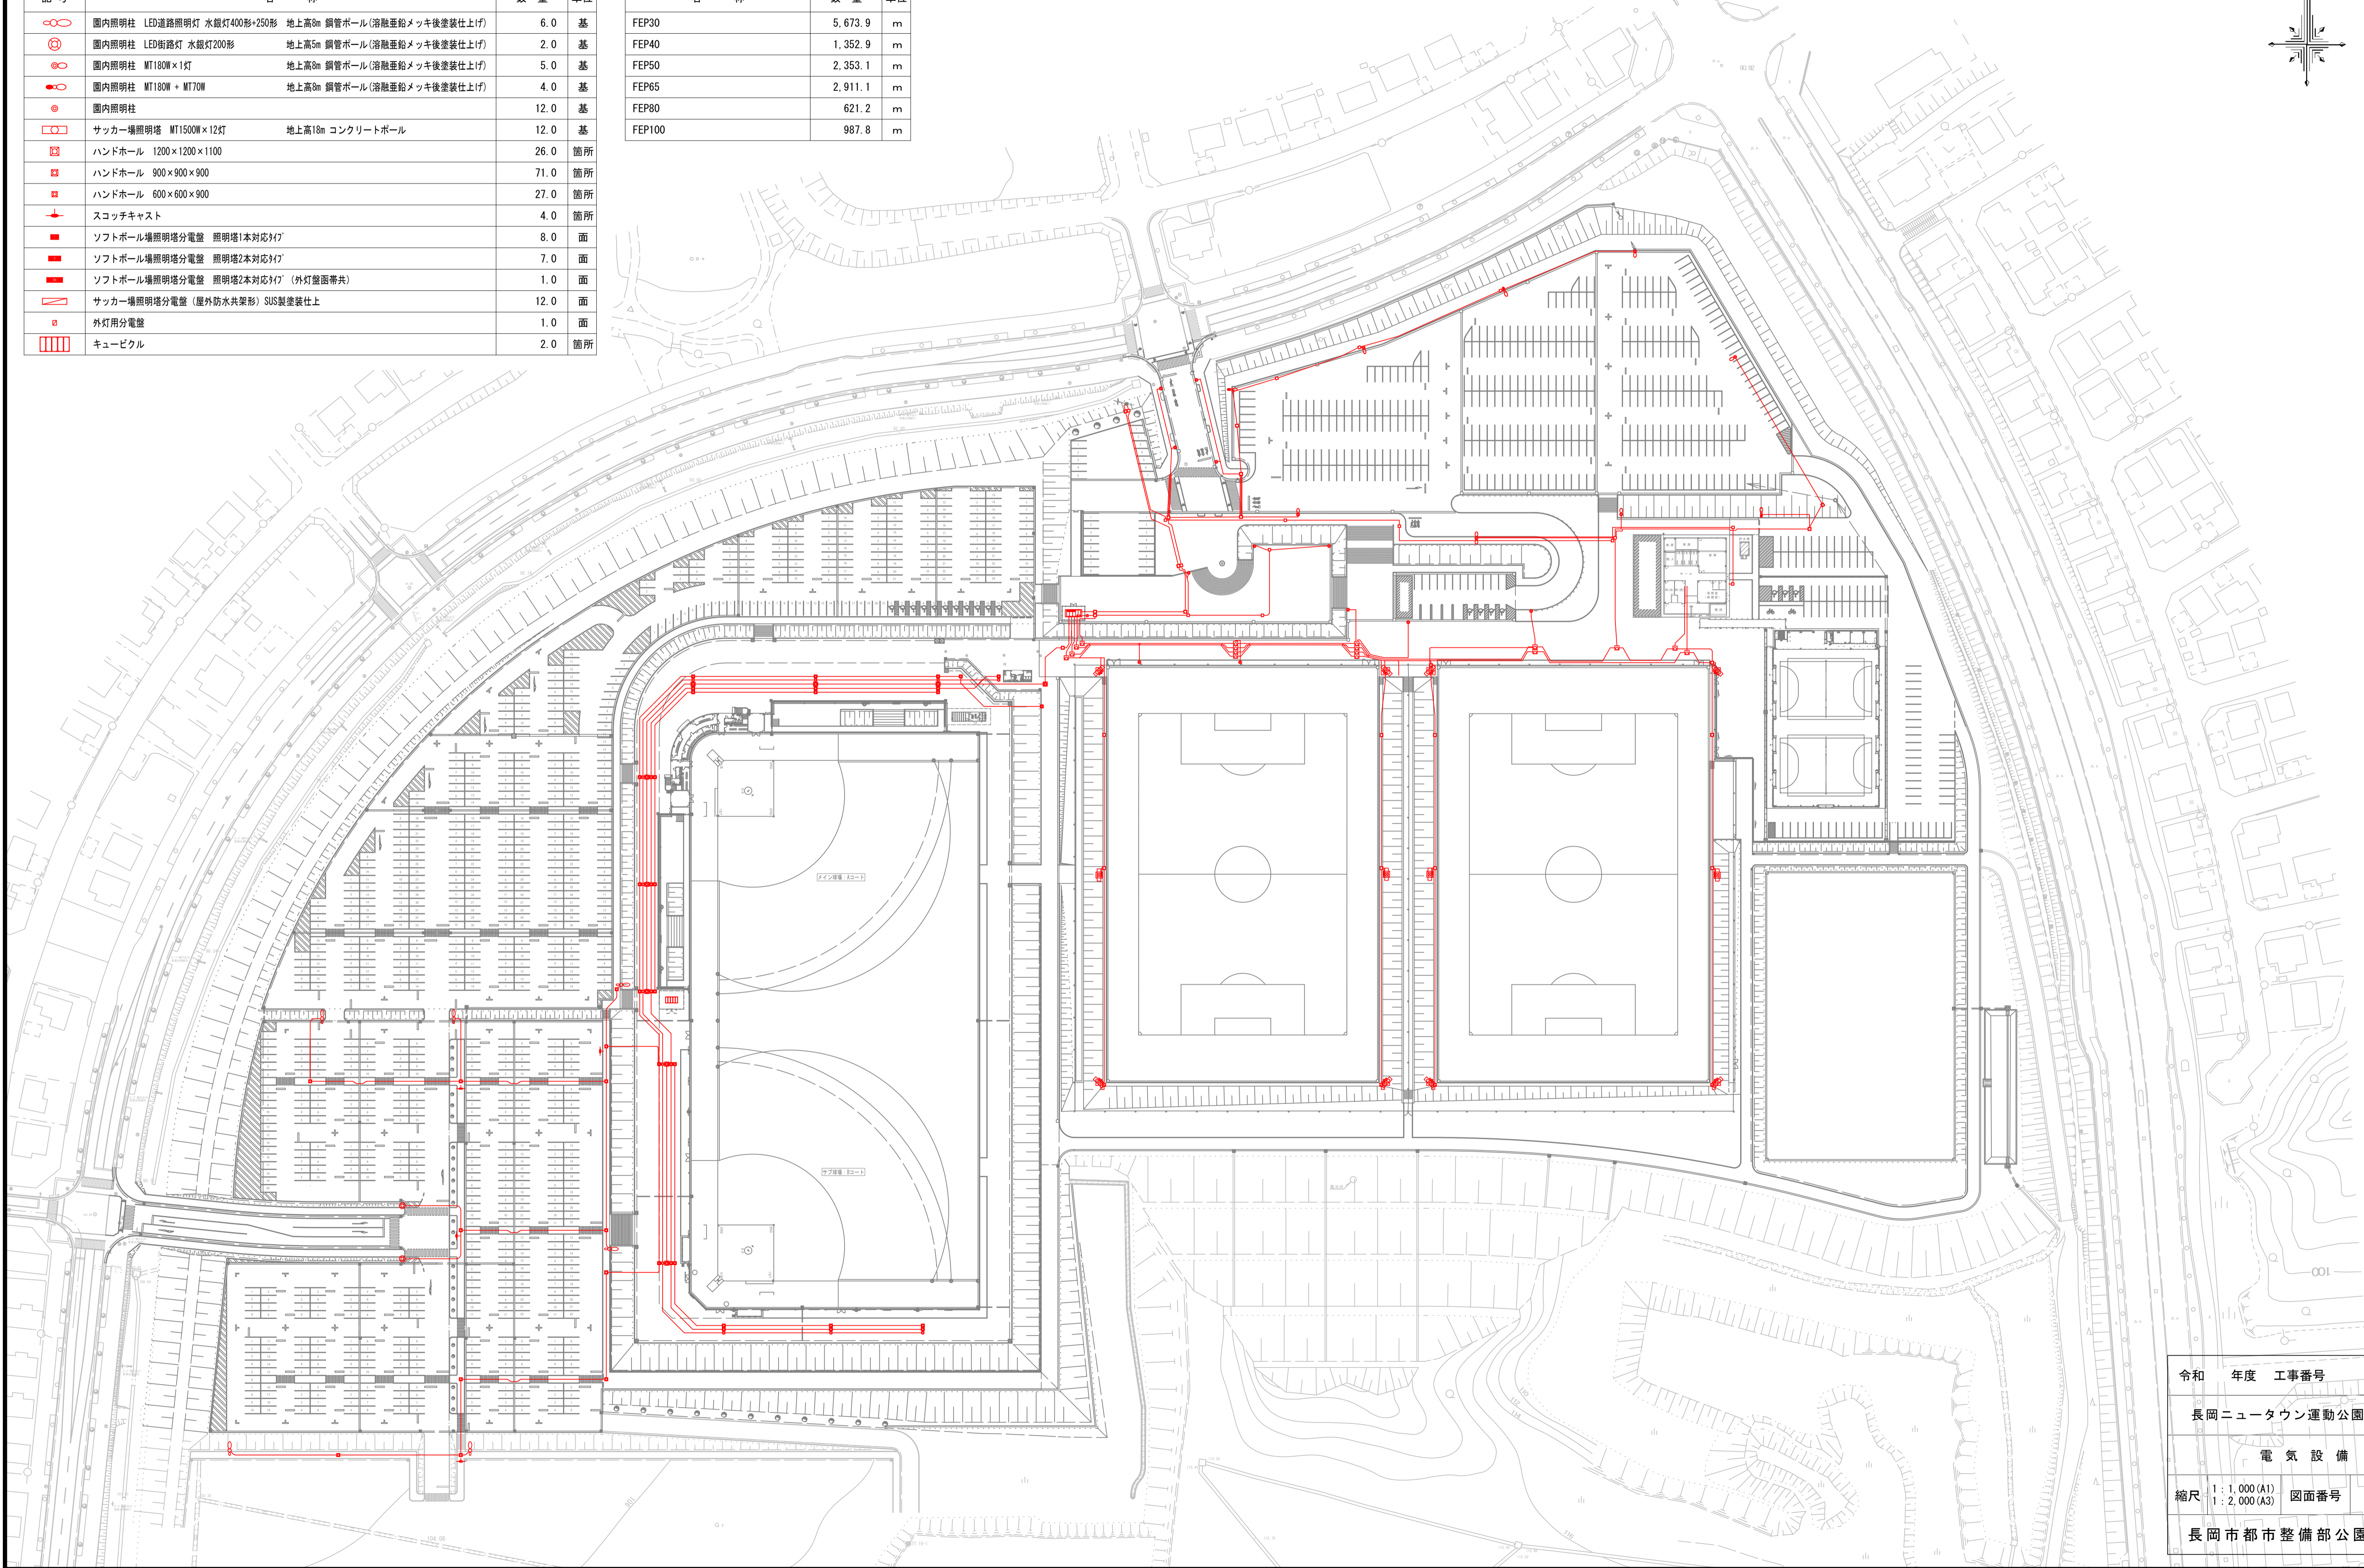

令和	年度	工事番号	第 号
長岡ニュータウン運動公園整備工事			
電 気 設 備			
縮尺	1:1,000 (A1) 1:2,000 (A3)	図面番号	
長岡市都市整備部公園緑地課			